
 



SITUAÇÃO LOCALIZAÇÃO  
Escala 1:2.000

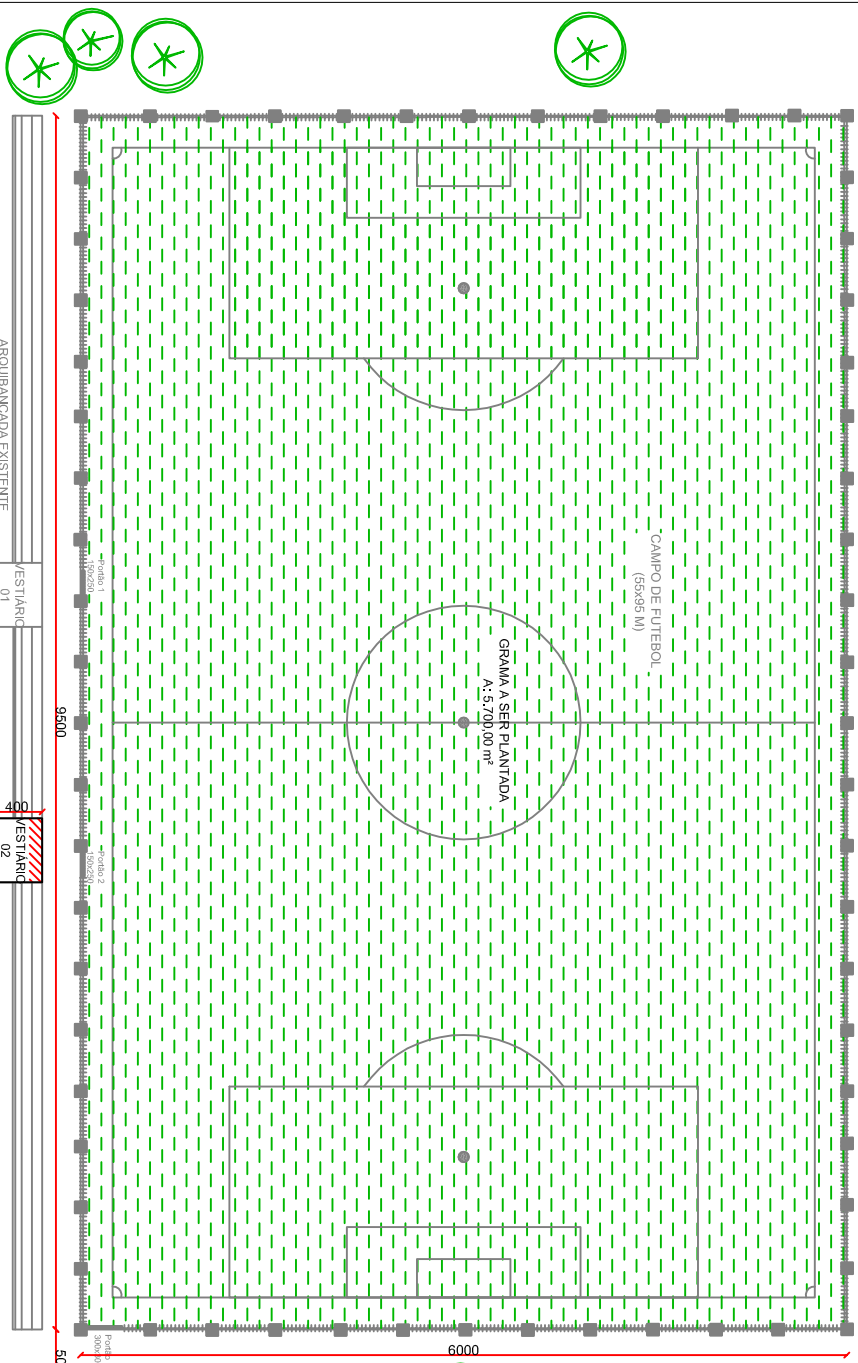


AMPLIAÇÃO VESTIÁRIO 01



 AMPLIAÇÃO VESTIÁRIO 02



IMPLANTAÇÃO  
Escala 1:200

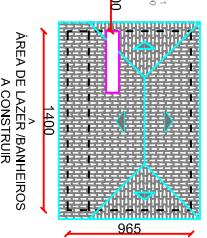

**Direnge**  
Construções e Projetos Ltda.

Projeto de Implantação de Infraestrutura Esportiva  
Forma: 54.5322/1987 - email: direnge@vix.br

**IMPLANTAÇÃO DE INFRAESTRUTURA ESPORTIVA**

OBJETO: LIMA, ÁREA DE TERRENS URBANOS, CONVERTENDO A QUADRA N° 19 EM TERRENO URBANO.

PROJETO: PROJETO DE IMPLANTAÇÃO DE TERRENO URBANO.

RESPONSÁVEL TÉCNICO: MARCELO SALETE CORDEIRO DE OLIVEIRA, CREA/RS 88880.

PLANTA BAIXA CAMPO SITUAÇÃO LOCALIZAÇÃO 01/04

DATA: 10/02/2018  
ESCALA: 1:200